



- ściana przeznaczona do wyburzenia
- strefa wymiany stropu /wg branży konstrukcyjnej/
- nadproże projektowane /wg branży konstrukcyjnej/
- droga ewakuacyjna
- p0 przystanek windy 0
- ściana oddzielenia pożarowego

Pion PPOŻ 1 DN50


UWAGI:

1. Dobudowana nowa klatka prowadzi do piwnicy
2. Dodatkowo wyjście prowadzące bezpośrednio na zewnątrz budynku (istniejące)
3. Pomieszczenie piwniczne nie są przeznaczone na stały pobyt ludzi. Przewiduje się krótkotrwale wizyty pracowników obsługi technicznej oraz serwisu technologii kotłowni.
4. Przed rozpoczęciem robót sprawdzić wymiary w naturze.
5. Projektowana wymiana stropu wg branży konstrukcyjnej rys. nr
6. W pasie 3 do 4m od granicy działki tj 1,00m w głąb budynku stosować materiały niepalne - dociepleniowe w postaci wełny mineralnej.
7. Ze względu na stan techniczny obiektu w ramach prac budowlanych możliwe jest wystąpienie sytuacji nieprzewidzianych w projekcie. W celu stwierdzenia takiej sytuacji - niezwłocznie skontaktować się z projektantem
8. Piwnica została zakwalifikowana do PM.

ZESTAWIENIE POMIESZCZEŃ PIWNICY

LP.	NAZWA:	POSADZKA:	POWIERZCHNIA:
0.1	MAGAZYN	GRES	5,85m²
0.2	KŁATKA SCHODOWA	GRES	9,26m²
0.3	KORYTARZ	GRES	8,61m²
0.4	MAGAZYN	GRES	7,86m²
0.5	MAGAZYN	GRES	23,98m²
0.6	MAGAZYN	GRES	20,38m²
0.7	MAGAZYN	GRES	10,00m²
0.8	KOMUNIKACJA	GRES	1,91m²
0.9	MAGAZYN	GRES	3,84m²
0.10	MAGAZYN	GRES	20,21m²
0.11	KORYTARZ	GRES	14,28m²
0.12	ŚMIETNIK	GRES	3,66m²
0.13	KOTŁOWNIA	GRES	11,50m²
0.14	MAGAZYN	GRES	33,96m²
RAZEM:			176,57m²

proj. przyłącze wodociągowe PEØ63
L=1,5m+3m+1,4m+24,7m+7,9m+2,8m

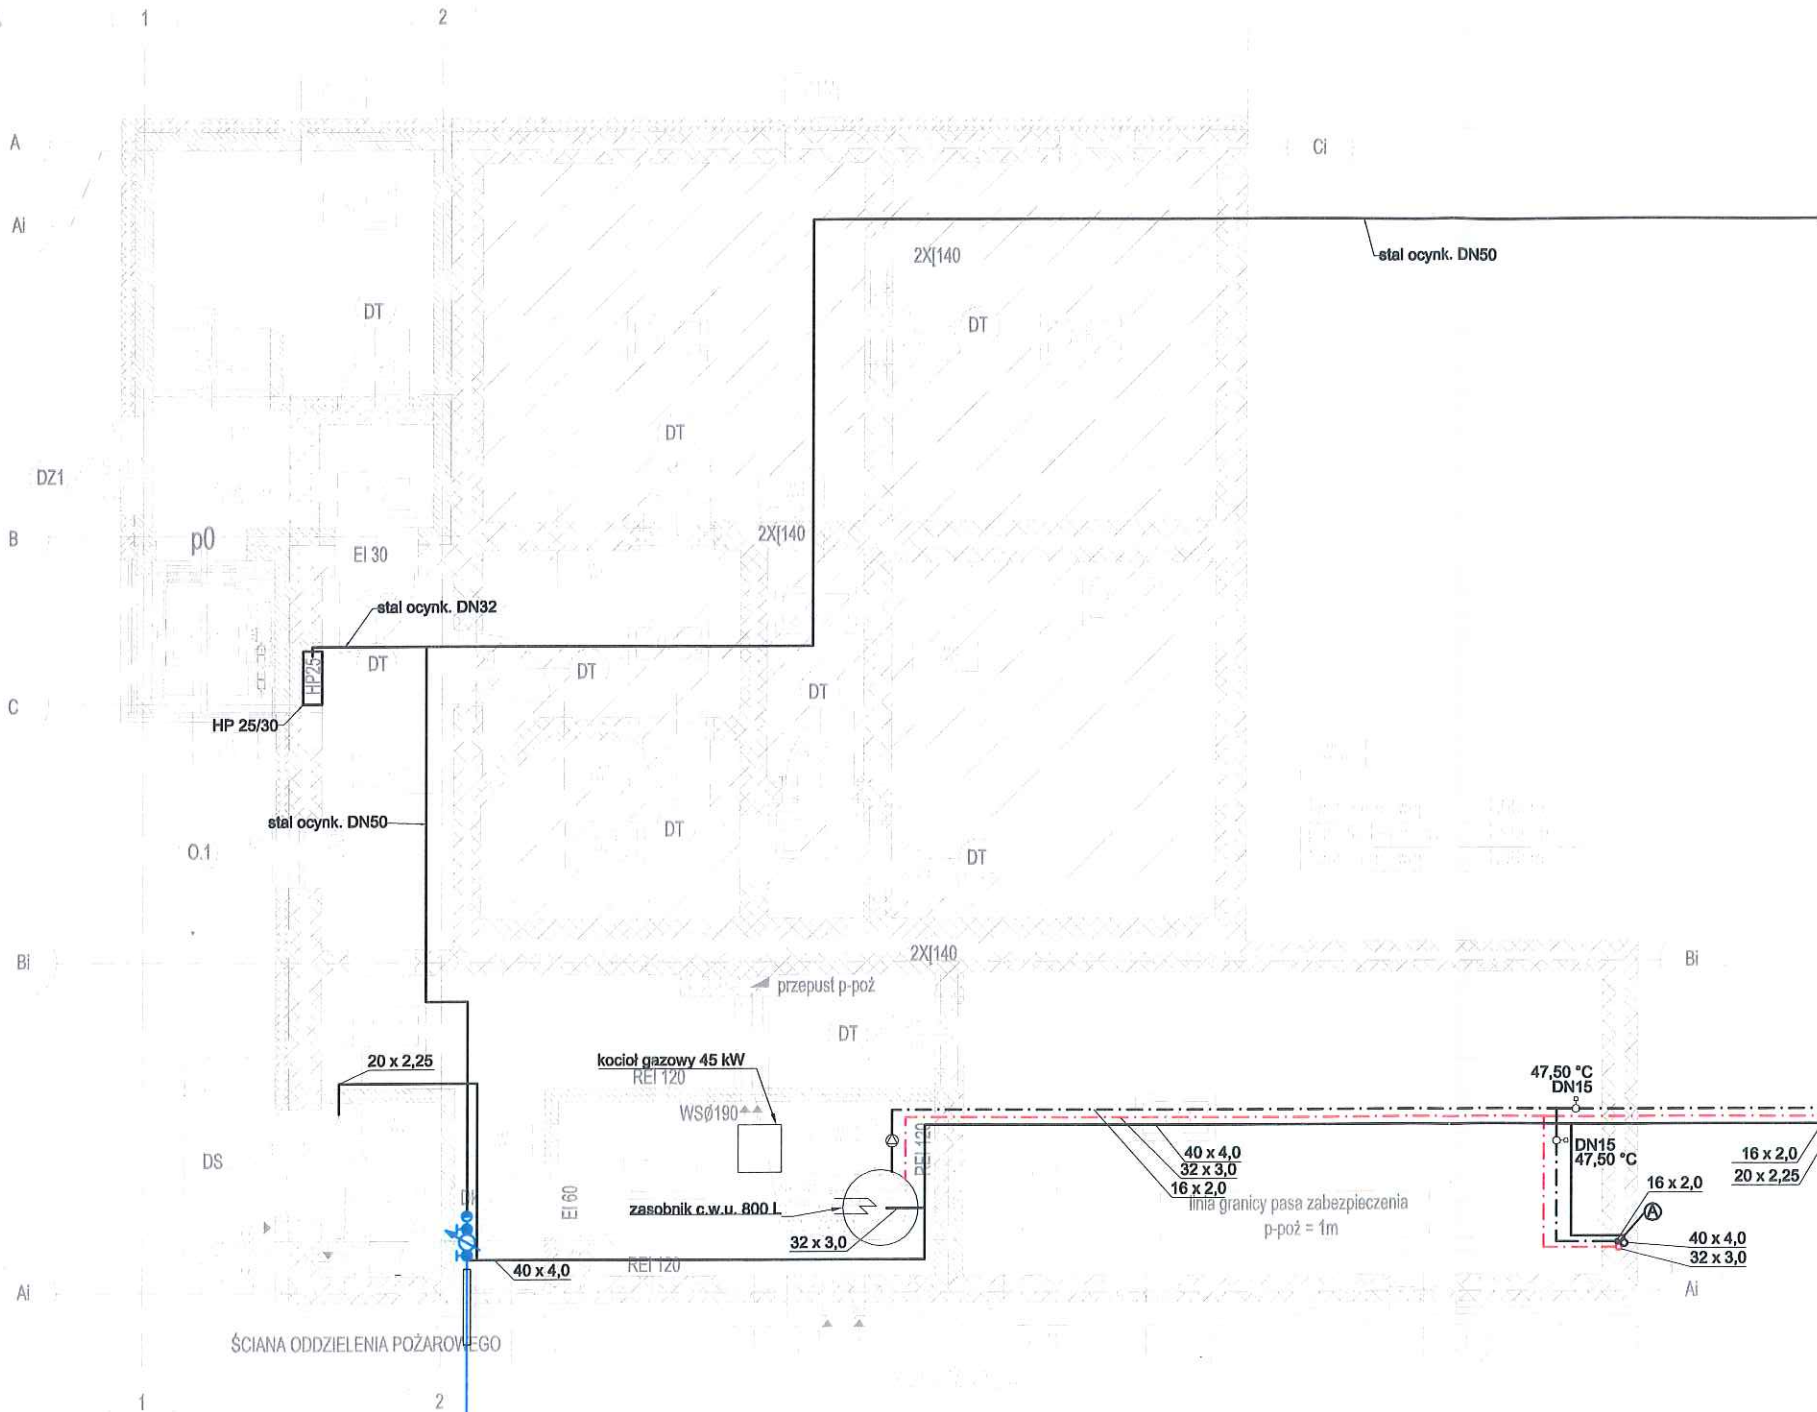

HYDRO-PROJEKT Adam Kwizdiński 83-330 Żukowo, ul. Gdańska 56/2 e-mail: adamkwizdinski@gp2.pl			
TEMAT: PROJEKT BUDOWLANY BUDOWY SIECI WODOCIAŁOWEJ PRZEBIEGAJĄCEJ PRZECZ DZIAŁKI NR 835, 839/8, 839/1, 823/1, 855/2, 839/4, BUDOWY SIECI KANALIZACJI ŚCIEKOWEJ I PRZEBIEGAJĄCEJ PRZECZ DZIAŁKI NR 835, 839/8, 855/2, 839/5, 839/4 W ŻUKOWIE, BUDOWY PRZYŁĄCZY WODOCIAŁOWYCH DO BUDYNKÓW NA DZIAŁKACH NR 839/7, 839/8, 839/4, PRZEBUDOWY PRZYŁĄCZY WODOCIAŁOWYCH W OBRĘBIE DZIAŁEK NR 839/8 I 823/1, BUDOWY PRZYŁĄCZY KANALIZACJI ŚCIEKOWEJ DLA BUDYNKÓW NA DZIAŁKACH NR 839/7, 839/4, 839/5, 840/1, 826, 827 ORAZ BUDOWY SIECI KANALIZACJI TŁOCZNEJ PRZEBIEGAJĄCEJ PRZECZ DZIAŁKI NR 839/4, 839/8, 855/2 W ŻUKOWIE, GM. ŻUKOWO.		NR RYS: 25	
NAZWA RYSUNKU: RZUT PIWNICY - LOKALIZACJA ZESTAWU WODOMIERZOWEGO DZ NR 839/4		SKALA: 1:100	
INWESTOR / ADRES OBIEKTU: Spółka Komunalna ŻUKOWO Sp z o.o. 83-330 Żukowo, ul. Pod Otomino 44 Lokalizacja: dz.nr 835, 839/8, 839/7, 855/2, 839/1, 839/4, 840/1, 839/5, 823/1 w Żukowie, gm. Żukowo		DATA: 06.2018r.	
PROJEKTOWAŁA: mgr inż. Bogumiła Bistróń-Mallek	SPECJALNOŚĆ: sanitarna	NR UPRAWNIENIE: POM/0029/POOS/04	PODPIS:
OPRACOWAŁA: inż. Adam Kwizdiński	SPECJALNOŚĆ: sanitarna	NR UPRAWNIENIE: POM/0089/ZOOS/03	PODPIS:
SPRAWDZAJĄCA: mgr inż. Elżbieta Kwaśniewska-Furman	SPECJALNOŚĆ: sanitarna	NR UPRAWNIENIE: 357/Wa/75	PODPIS: